




艺 筑 构 气  
工 建 施 电

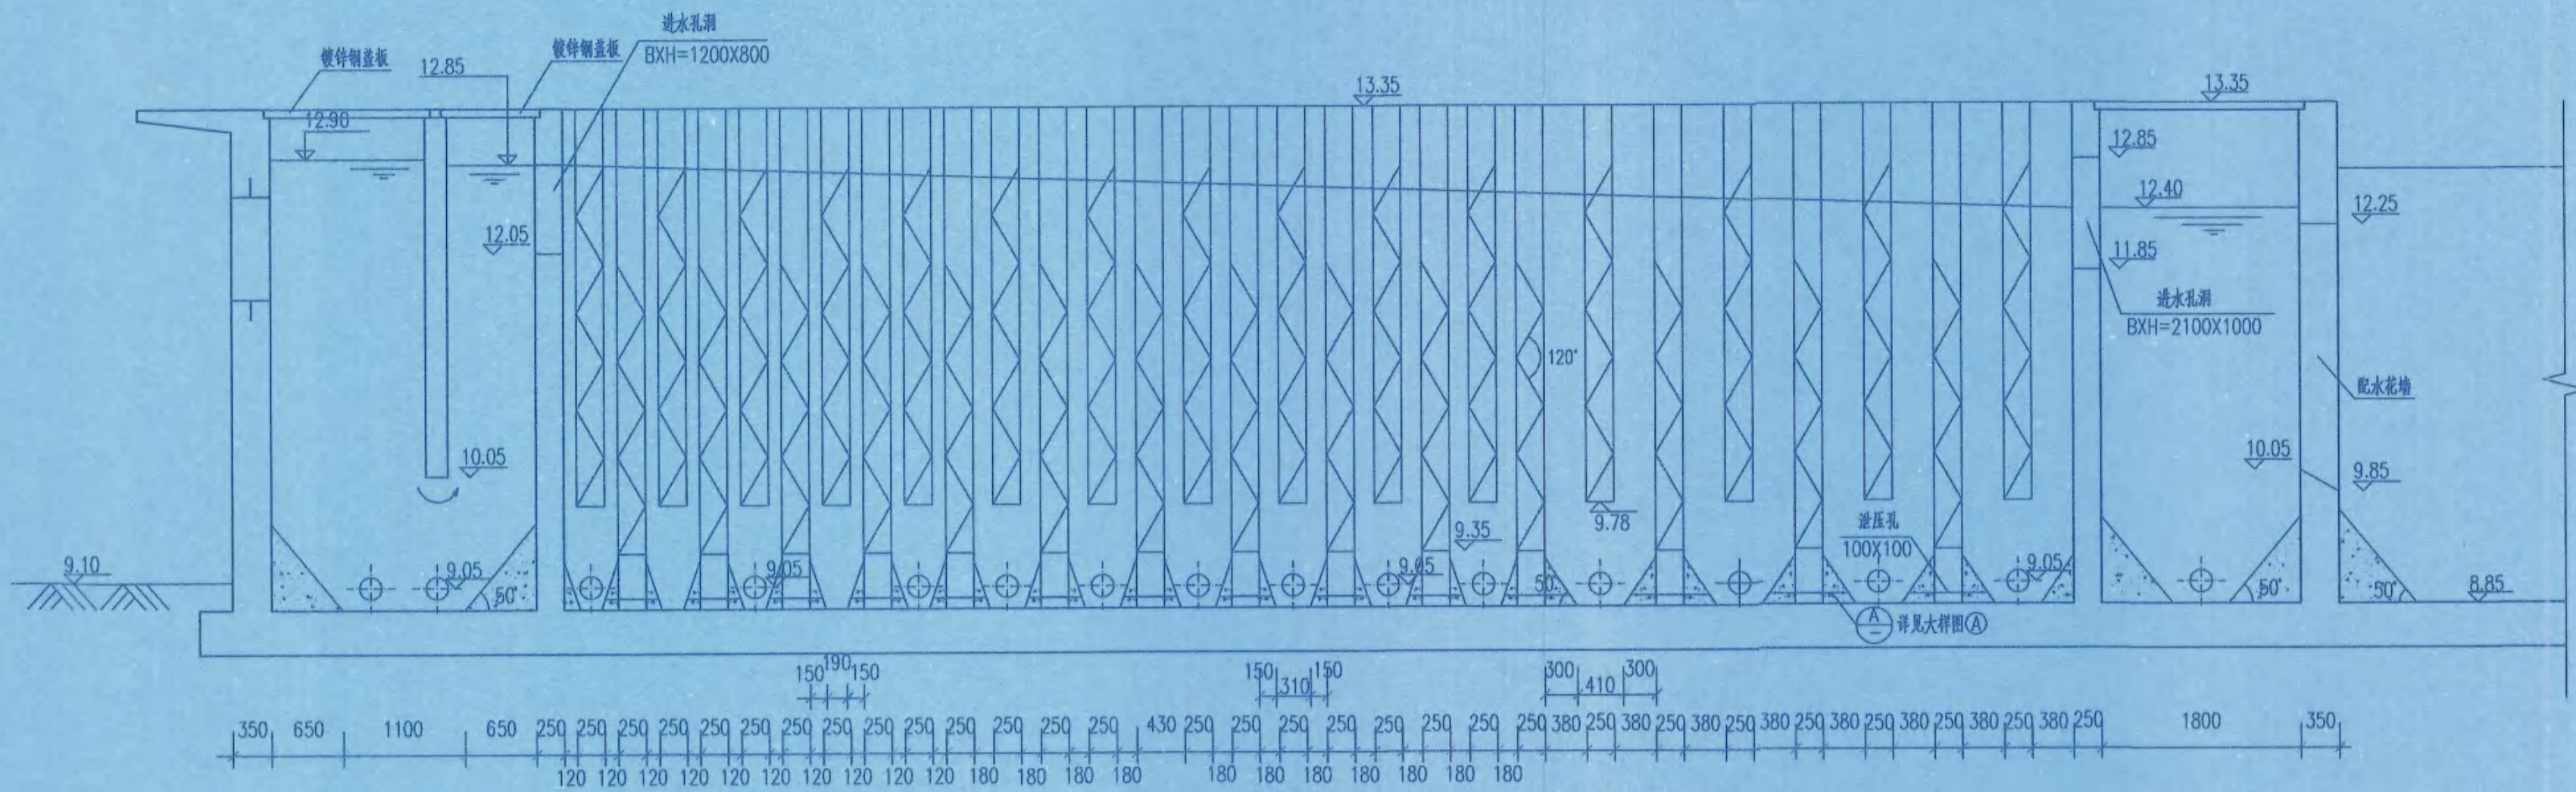

2-2剖面图 1:50

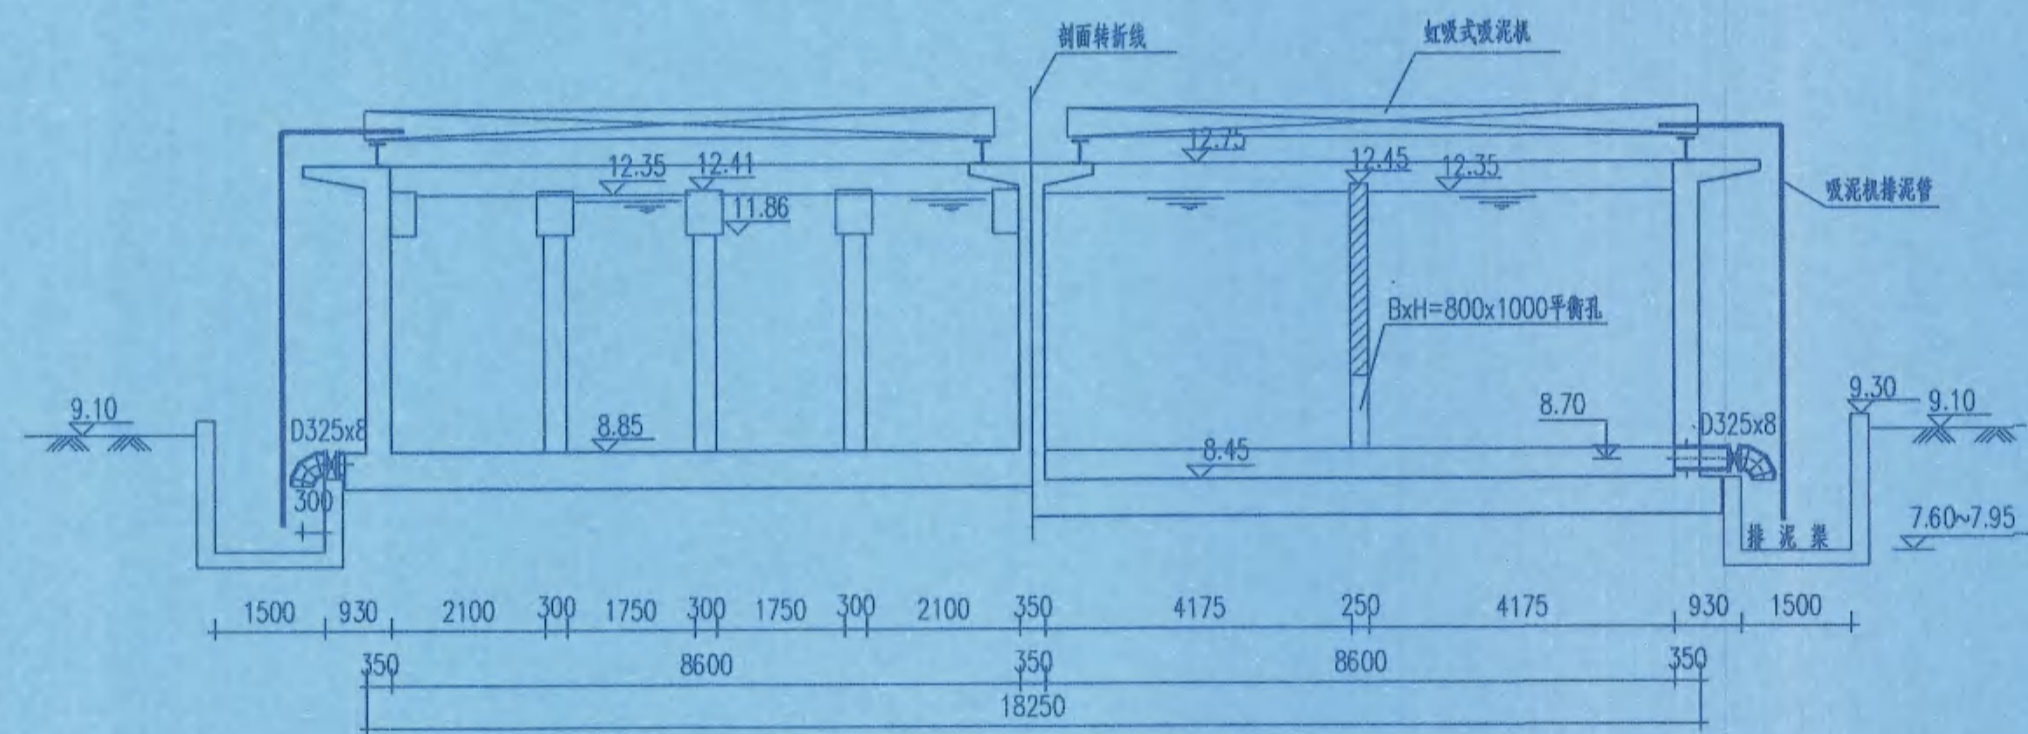

3-3剖面图 1:100

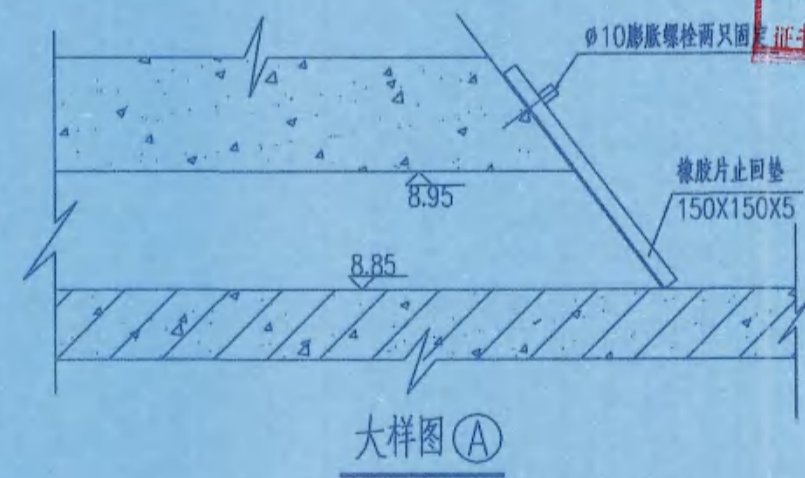

大样图 A

中国市政工程中南设计研究总院有限公司  
**出图专用章**  
 工程设计综合资质甲级。  
 证书号: A142001257 有效期至2020年4月17日

广东省建设工程施工图设计文件审查专用章  
 机构名称: 广东省九域工程技术咨询有限公司  
 机构类别: 一类 认定书编号: 19093  
 业务范围: 市政基础设施给排水、暖通、建筑暖通工程  
 有效期至: 2021年03月15日

说明:

1. 图中尺寸单位为毫米, 高程单位为米, 1985国家高程基准。
2. 本工程近期规模5万m<sup>3</sup>/d。

竣工图			
施工单位	中铁七局集团有限公司		
编制人	张彦东	审核人	侯保峰
技术负责人	文国梁	编制日期	2020.10
监理单位	中国华西工程设计建设有限公司		
总监理工程师	廖利华	现场监理	张华军

中国市政工程中南设计研究总院有限公司 工程设计综合资质甲级A142001257 工程咨询甲级12120070023		工程名称 茂名滨海新区自来水工程 (EPG) 子项 净水工程
审定 王鹏坤 审核 戴仲怡 戴仲怡 项目负责人 徐彦飞	专业负责人 王鹏坤 校核 徐彦飞 设计 但冰松	混合井、折板絮凝平流沉淀池 工艺图 (三) 设计号 给07-2019008 设计阶段 施工图 图号 SGS0202-003 日期 2019.11